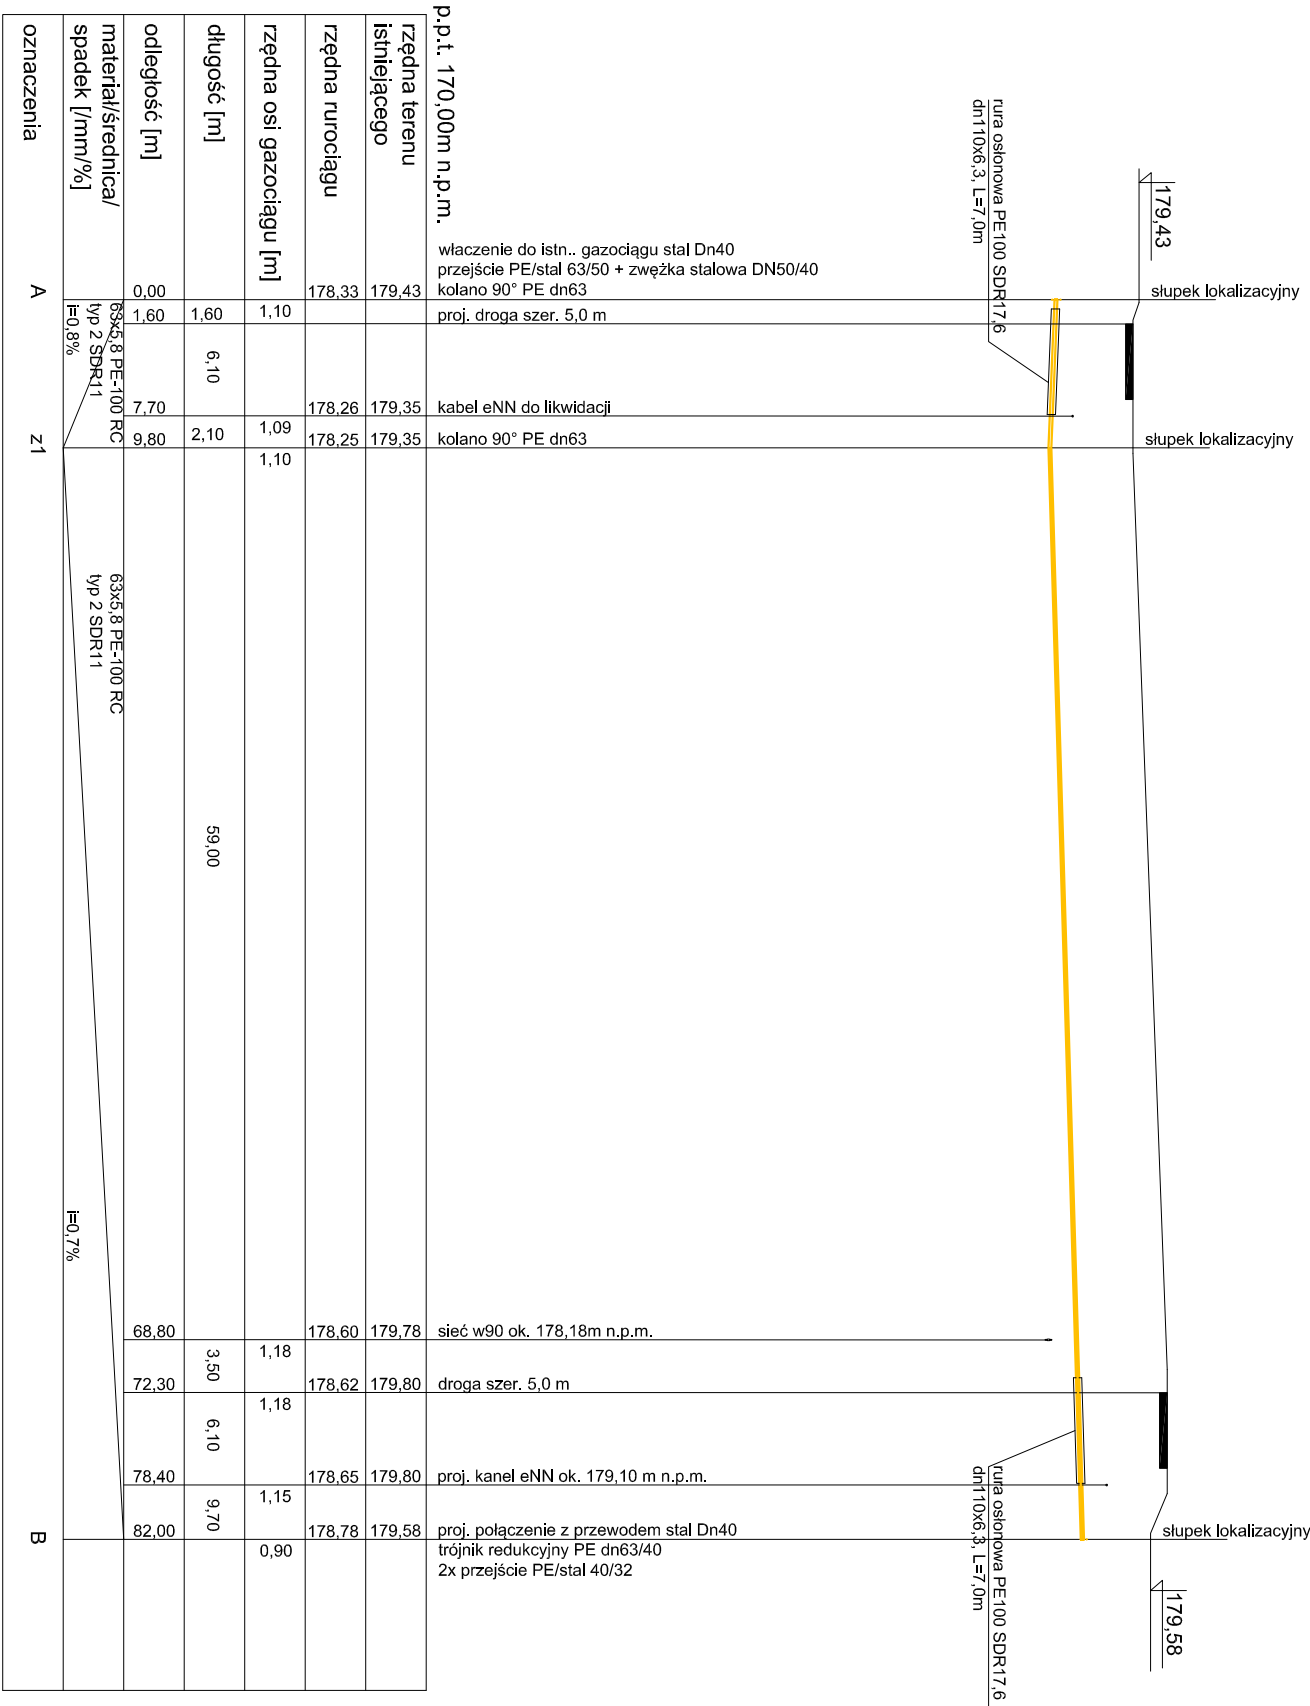


1:500

1:100

[illegible]

1. Wszyskie prace muszą być wykonywane zgodnie z zasadami sztuki budowlanej i zachowaniem szczególnej ostrożności i pod stałym nadzorem osób uprawnionych.
2. Wszyskie zastosowane materiały, rozwiązania techniczne i urządzenia muszą odpowiadać normom bezpieczeństwa p.poż., BHP, posiadać odpowiednie atesty
3. Wszelkie roboty budowlano-montażowe z zastosowaniem systemowych powinny być wykonywane według technologii określonej przez producenta - w razie potrzeby wskazany jest nadzór techniczny ze strony producenta.
4. Opis techniczny i STWiOR stanowi integralną część niniejszego opracowania.
5. Wszyskie prace w odrębne kolumny z istniejącym uzbrojeniem należy prowadzić ręcznie

INWESTOR:	GMINA MELGIEW ul. Partyzancka 2 21-007 Melgiew			JEDYNOŚCIKA PROJEKTOWA:	Przedsiębiorstwo Inżynieryjne MARGIT Piłszczyn 64 20-258 Lublin				
INWESTYCJA:	Rozbudowa ul. Handlowej w miejscowości Melgiew, gm. Melgiew			Tytuł rysunku: Profil sieci gazowej					
TEMAT OPRACOWANIA:	Projektant: mgr inż. Karolina Wlaz-Lipowska nr upr.: LUB/0068/PWBS/18			Branża:	sanitarna		Podpis:	Skala: 1:100/500	
Przebudowa gazociągu	Sprawozdaje:	mgr inż. Waldemar Walkowski nr upr. LUB/0099/PWBS/16	Branża:	sanitarna		Podpis:	Data: lipiec 2021		
							Branża:	sanitarna	
STADIUM:	UZGODNIENIA			Nr rysunku:		2			