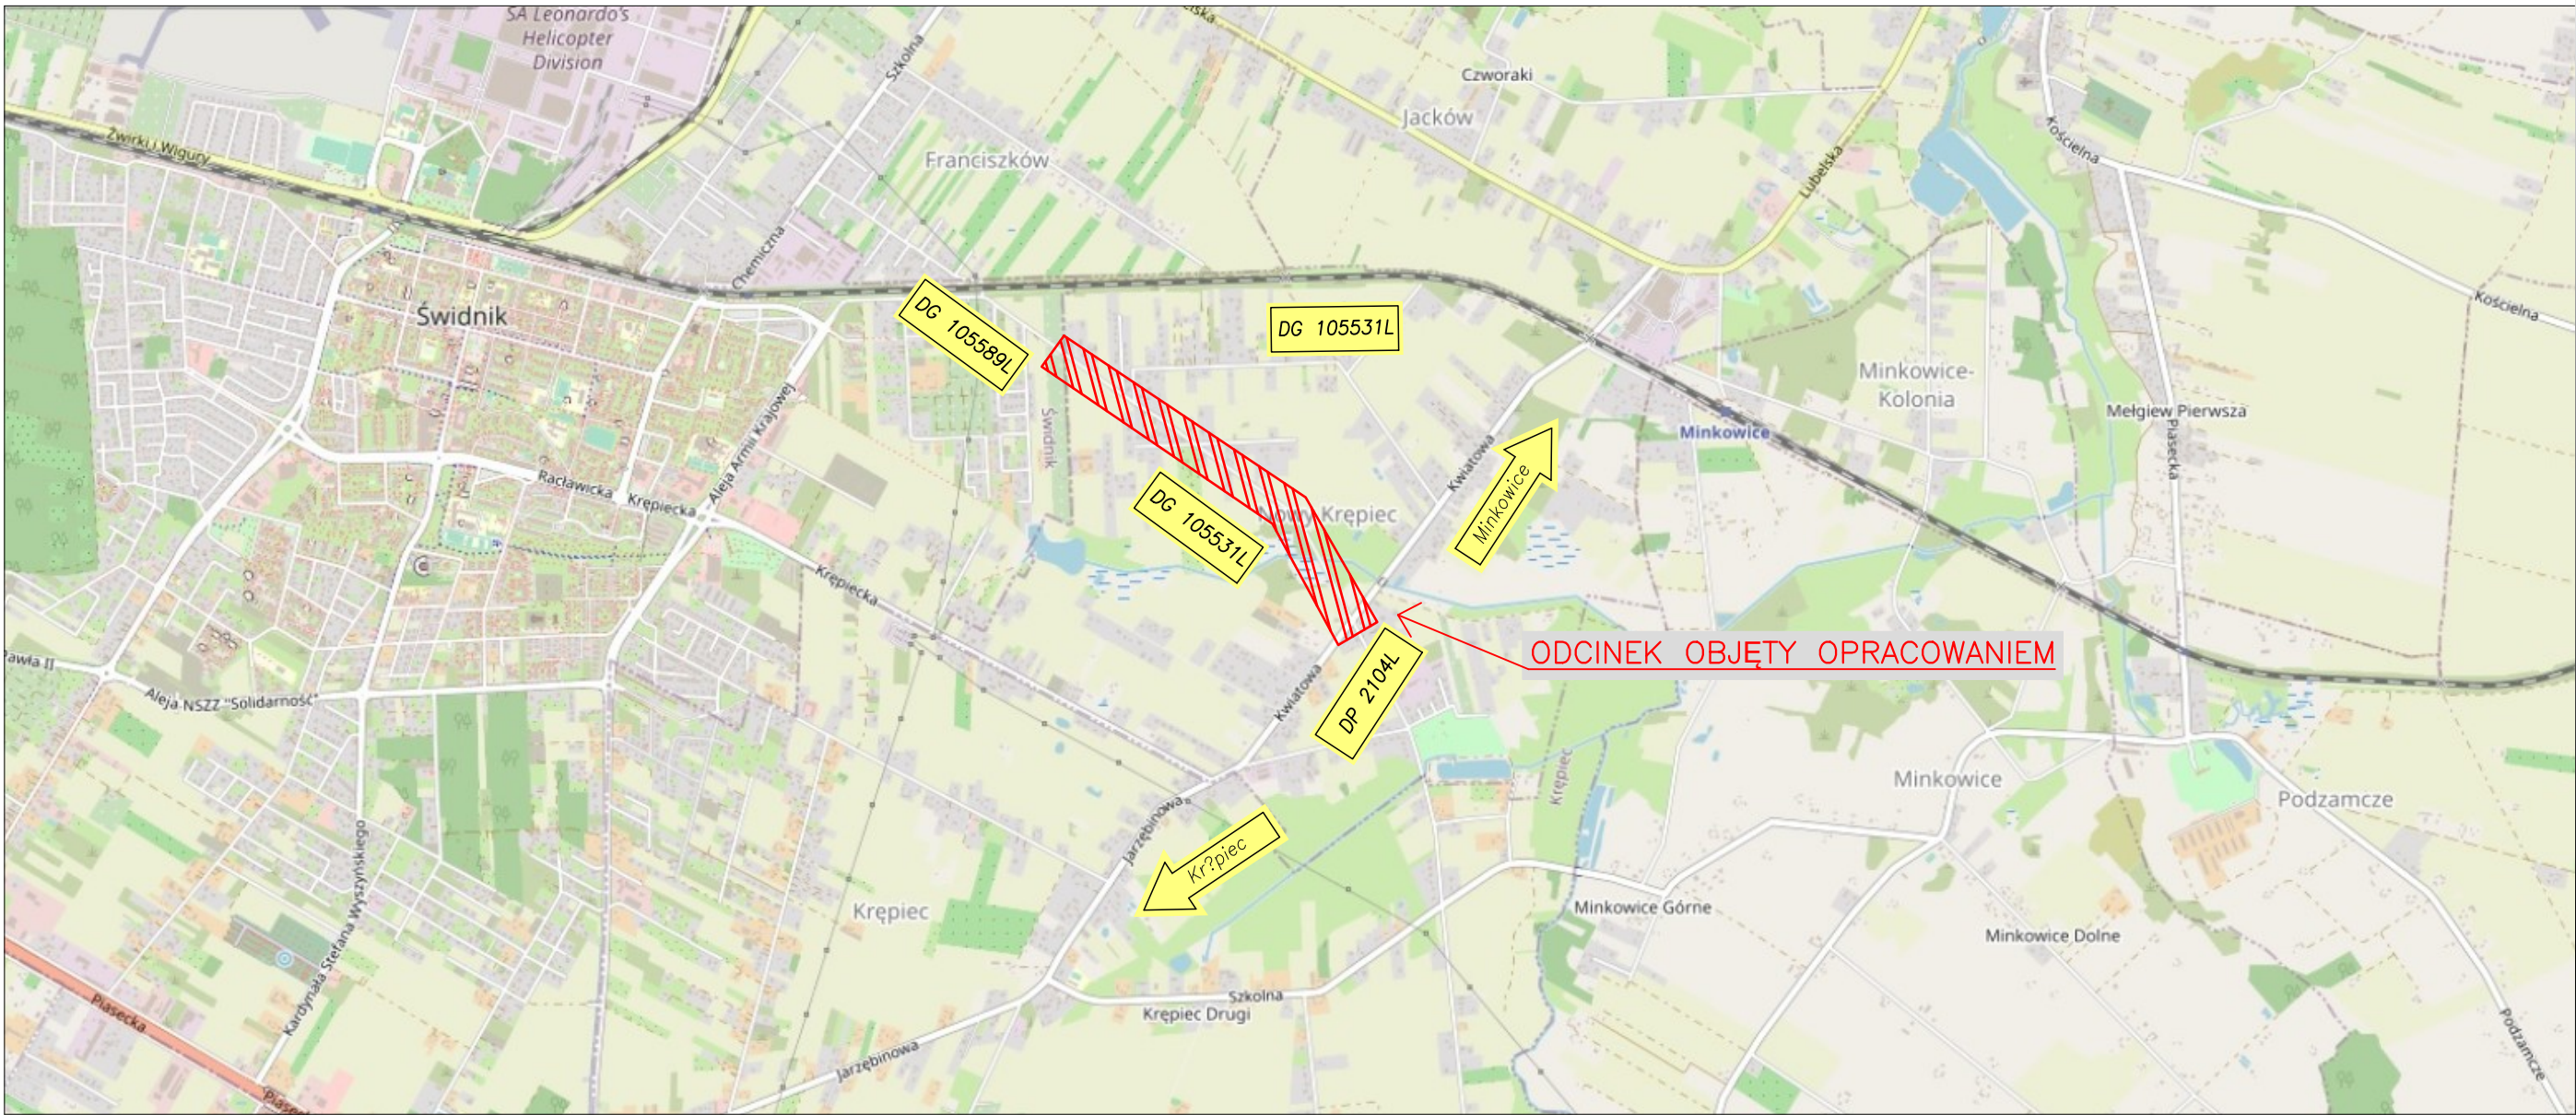


INWESTOR: GMINA MEŁGIEW ul. Partyzancka 2 21-007 Mełgiew	JEDNOSTKA PROJEKTOWA: Przedsiębiorstwo Inżynieryjne MARGIT Pliszczyn 64, 20-258 Lublin				
	TYTUŁ RYSUNKU: Plan orientacyjny				
INWESTYCJA: Rozbudowa drogi gminnej nr 105531 L - - ul. Skośna w m. Nowy Krępiec, gm. Mełgiew	Projektant: mgr inż. Grzegorz Waszczuk nr upr.: LB/0152/PWOD/11	Branża: drogowa	Podpis:	Skala: 1:25000	
	Autor: mgr inż. Jerzy Dobosz	Branża: drogowa	Podpis:		
TEMAT OPRACOWANIA: Rozbudowa ulicy Budowa kanalizacji deszczowej Przebudowa gazociągu Budowa kanału technologicznego Budowa oświetlenia Usunięcie kolizji z siecią nN	Sprawdzający: mgr inż. Robert Wołosz nr upr.: LB/0165/PWOD/13	Branża: drogowa	Podpis:	Data: styczeń 2022	
	Projektant: mgr inż. Karolina Właż-Lipowska nr upr.: LUB/0068/PWBS/18	Branża: sanitarna	Podpis:		
	Sprawdzający: mgr inż. Zbigniew Szostak nr upr.: LUB/0183/PWOS/14	Branża: sanitarna	Podpis:	Branża: drogowa sanitarna telekom. elektryczna	
	Projektant: Janusz Korbaś nr upr.: DTT-TU/02249/02/U	Branża: telekomunikacyjna	Podpis:		
	Projektant: mgr inż. Paweł Wojczuk nr upr.: LUB/0131/PWOE/10	Branża: elektryczna	Podpis:		Nr rysunku: 1
	Sprawdzający: mgr inż. Zygmunt Szymczyk nr upr.: LUB/0022/PWOE/05	Branża: elektryczna	Podpis:		
STADIUM: Projekt zagospodarowania terenu					