
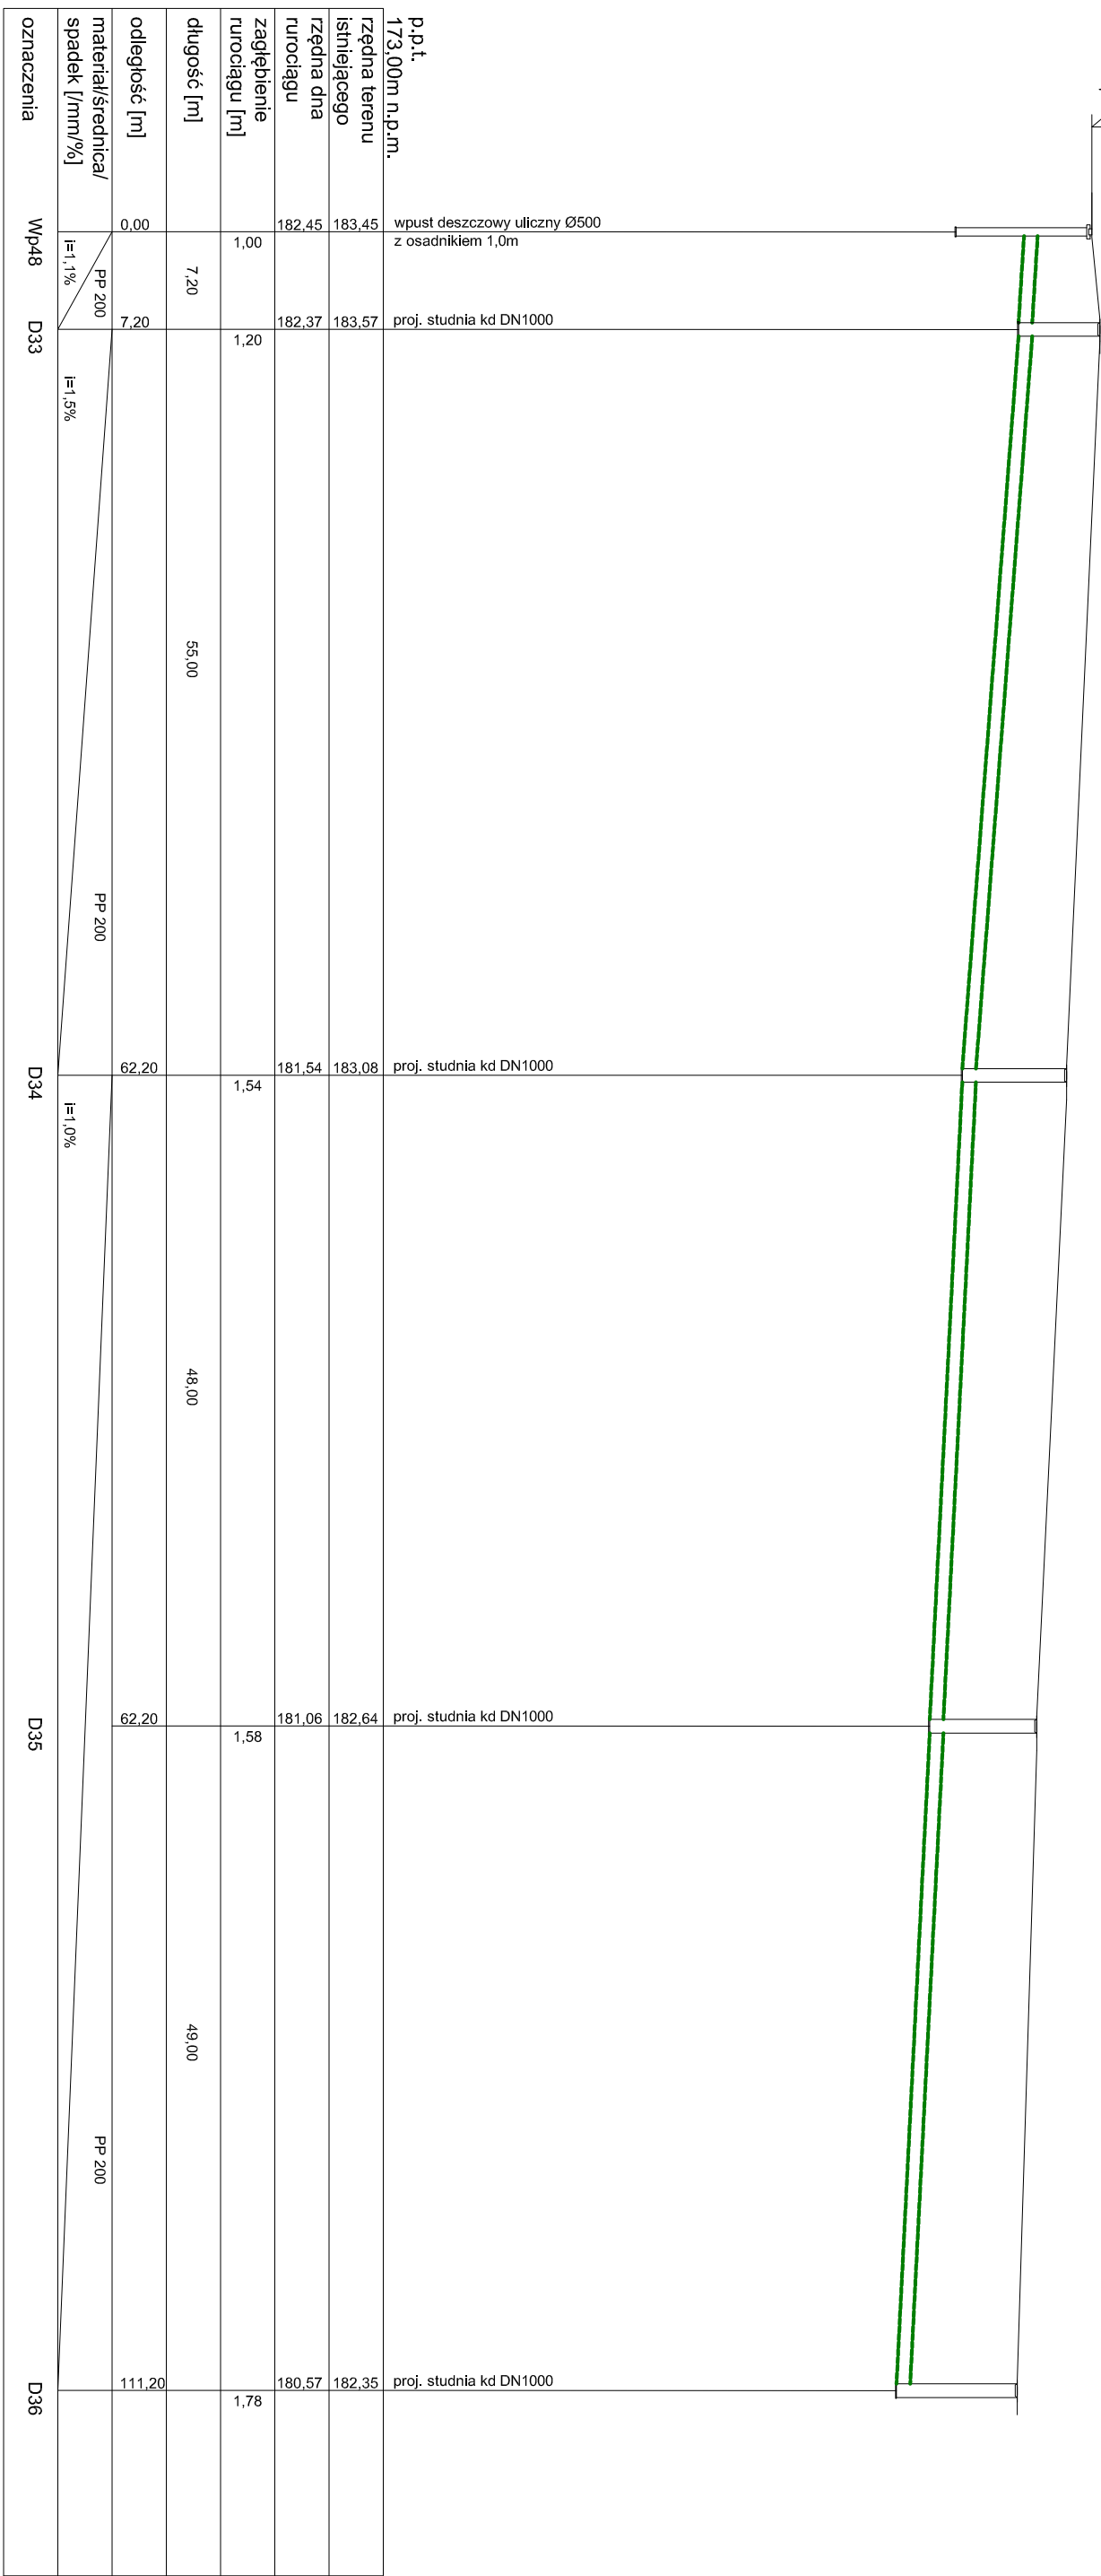
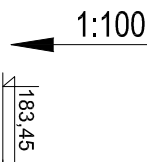


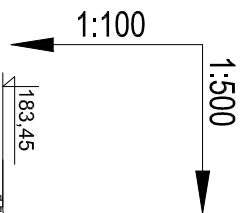

D33 - D36 - proj. studnia kanalizacyjna betonowa DN 1000, właz typu ciężkiego D400

Wp48 - proj. wpust deszczowy uliczny z osadnikiem DN 500, żeliwny 420x620 D400

Rury kanalizacyjne: PP dwuścienne strukturalne SN10

W miejscach kolizji prace prowadzić ręcznie. W przypadku kolizji rzędnych projektowanych urządzeń z istniejącym uzbrojeniem terenu, w celu korekty rzędnych, należy powiadomić projektanta.

1. Wzyskikie prace muszà byc wykonywane zgodnie z zasadami sztuki budowlanej i zachowaniem szczegolnej ostroznoœci i pod siwym nadzorem osôb uprawnionych.
2. Wzyskiskie zastosowanie materia³u, rozwiàzania techniczne i urzàdzenia muszà odpowiadac normom bezpieczeñstwa p. poz., BHP, posadzac odpowiednie atesty
3. Wzyskiskie roboty budowlano-montaowe z zastosowaniem rozwiàzan systemowych powinny byc wykonywane wedlug technologii okreœlonej przez producenta - w razie potrzeby wskazany jest nadzór techniczny ze strony producenta.
4. Opis techniczny i STWOCR stanowi integralnà czesc niniejszego opracowania.
5. Wzyskiskie prace w obrêbie ni¿szej z istniejàcym uzbrojeniem nale¿y prowadzic rzez

INWESTOR: Rozbudowa drogi gminnej nr 105531 L – ul. Skośna w m. Nowy Krępiec, Mełgiew		ZAMÓWIENIE PROJEKTOWE: Przedsiębiorstwo Inżynieryjne MARGIT Piłszczyzn 64, 20-258 Lublin			
TEMAT OPRAĆOWANIA: Budowa kanalizacji deszczowej		Tytuł rysunku: Profil kanalizacji deszczowej		Skala: 1:100/500	
STADIUM: Projekt techniczny		Projektant: mgr inż. Karolina Wlaz-Lipowska nr upr.: LUB/0068/PWBS/18		Data: kwiecień 2022	
		Branża: sanitarna		Branża: sanitarna	
		Podpis:			
INWESTOR: GMINA MEŁGIEW ul. Partyzancka 2 21-007 Mełgiew		Sprawdza/ce: mgr inż. Zbigniew Szostak nr upr.: LUB/0183/PWOS/14		Branża: sanitarna	
				Nr Rysunku: 11	