
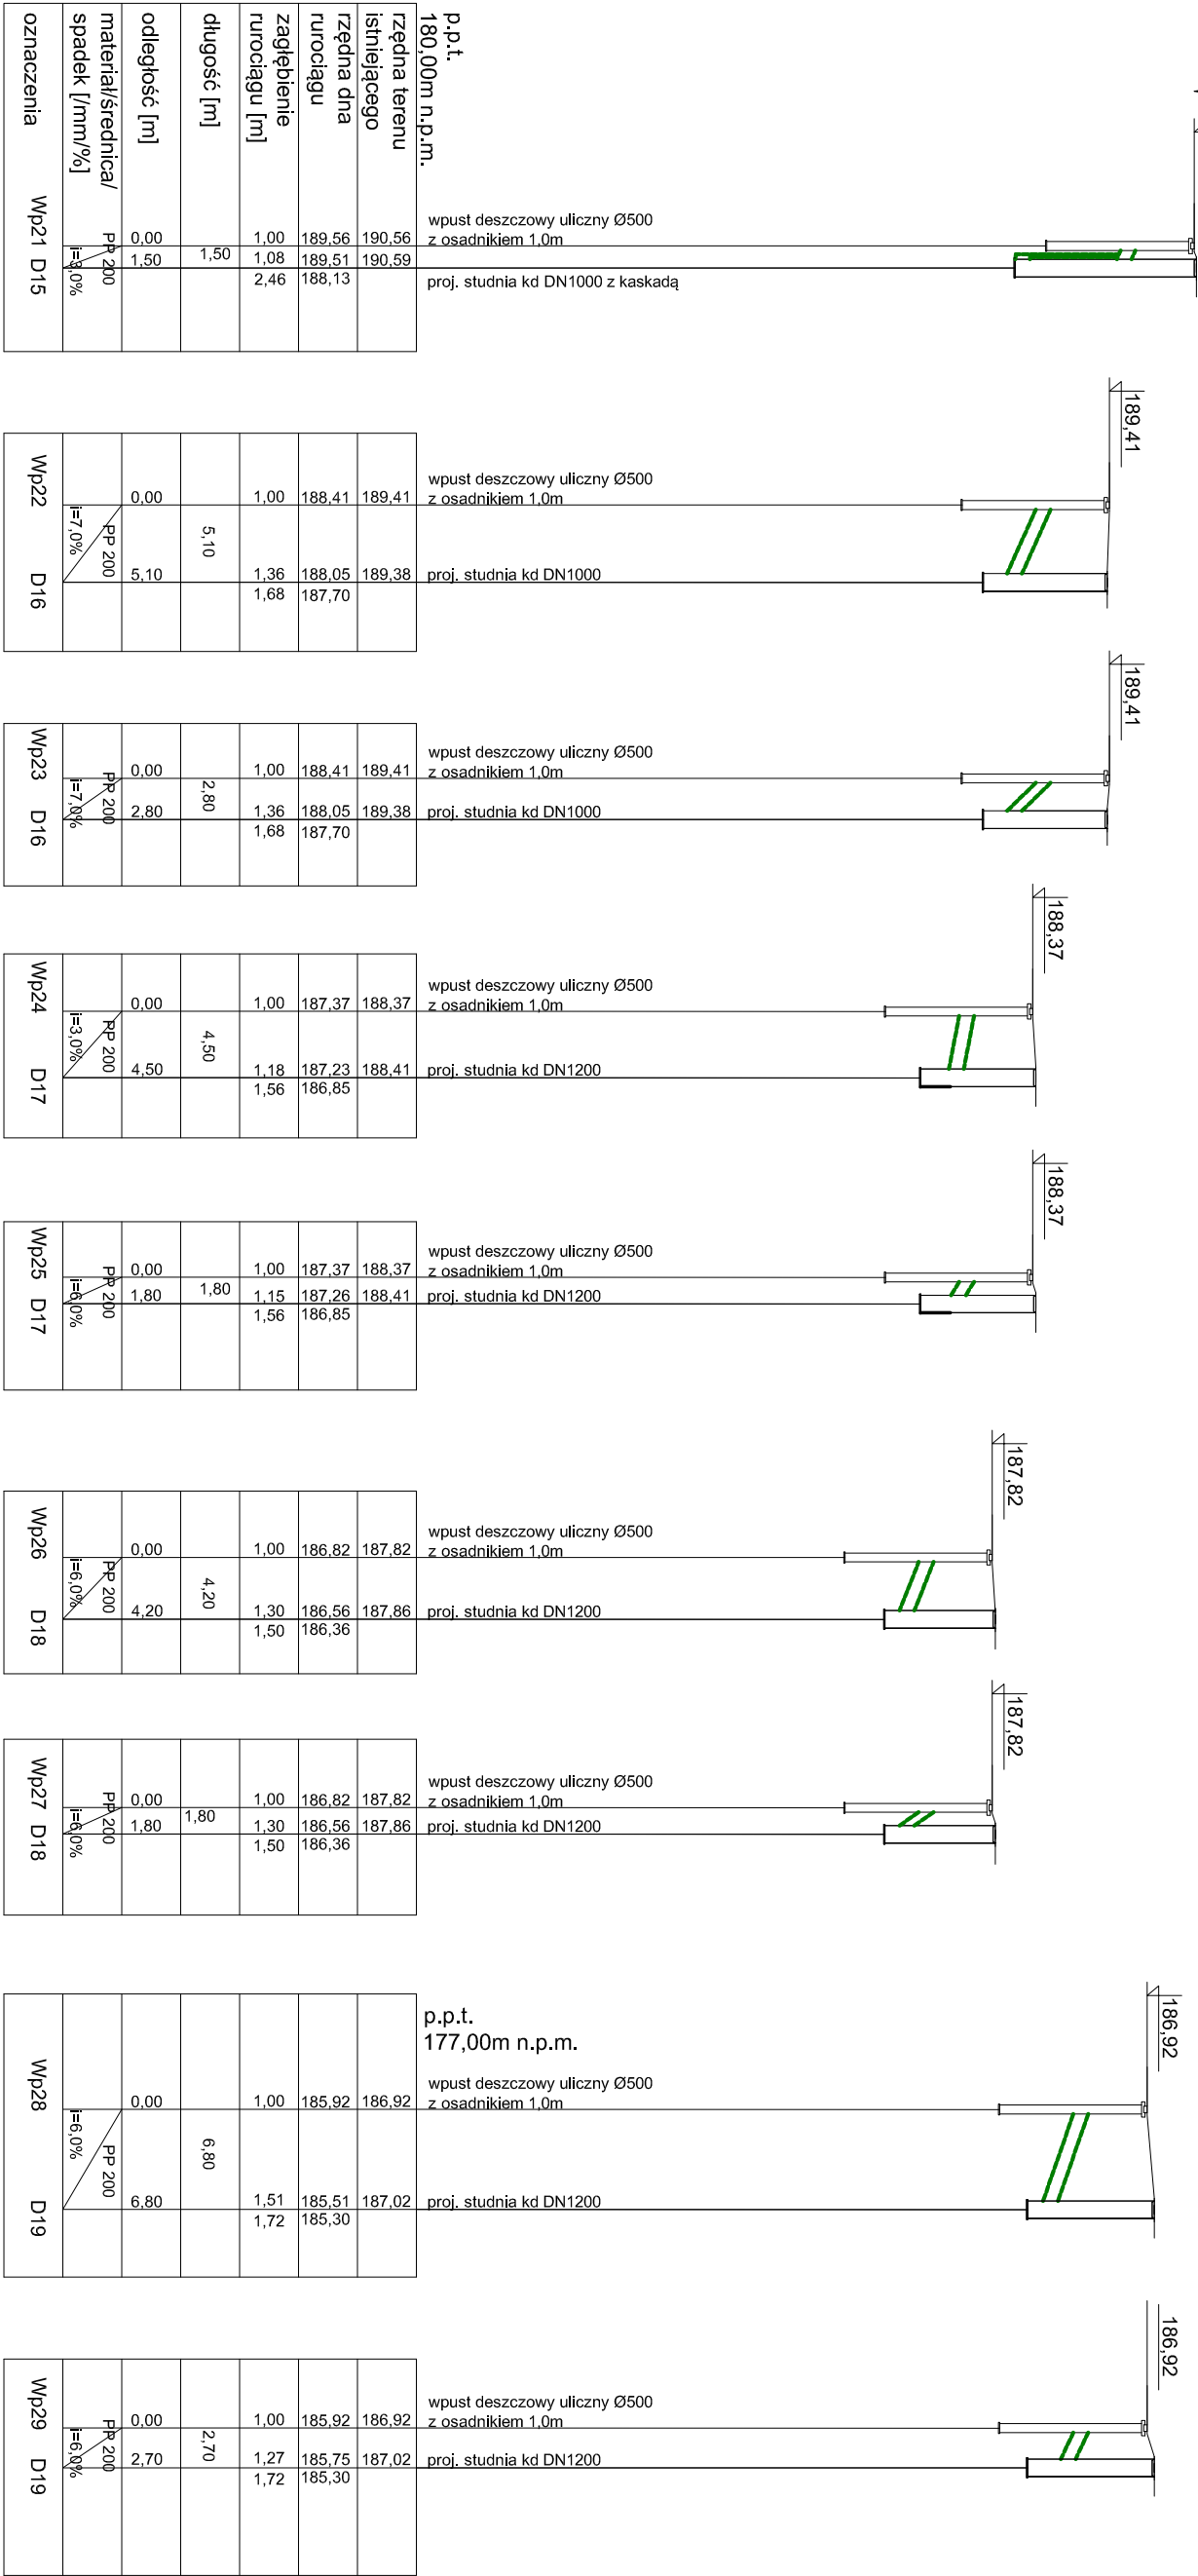


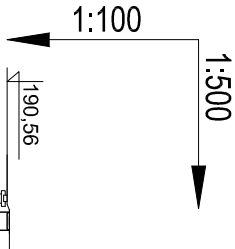

rzędna terenu istniejącego	190,56	190,59			
rzędna dna rurociągu	189,56	189,51	188,13		
zagłębienie rurociągu [m]	1,00	1,08	2,46		
długość [m]	1,50				
odległość [m]	0,00	1,50			
materiał/średnica/ spadek [l/mm/%]	PP 200	PP 200	PP 200	PP 200	PP 200
	i=3,0%	i=7,0%	i=7,0%	i=3,0%	i=6,0%
oznaczenia	Wp21	D15	Wp22	D16	Wp23

rzędna terenu istniejącego	189,41	189,38	188,41	188,37	188,37
rzędna dna rurociągu	188,41	188,05	187,70	187,23	186,85
zagłębienie rurociągu [m]	1,00	1,36	1,68	1,18	1,56
długość [m]	5,10			4,50	
odległość [m]	0,00	5,10		0,00	4,50
materiał/średnica/ spadek [l/mm/%]	PP 200	PP 200	PP 200	PP 200	PP 200
	i=7,0%	i=7,0%	i=7,0%	i=3,0%	i=6,0%
oznaczenia	Wp22	D16	Wp23	D16	Wp24

rzędna terenu istniejącego	188,41	188,38	188,41	188,37	188,82
rzędna dna rurociągu	188,41	188,05	187,70	187,23	186,85
zagłębienie rurociągu [m]	1,00	1,36	1,68	1,18	1,56
długość [m]	2,80			4,50	
odległość [m]	0,00	2,80		0,00	4,20
materiał/średnica/ spadek [l/mm/%]	PP 200	PP 200	PP 200	PP 200	PP 200
	i=7,0%	i=7,0%	i=7,0%	i=3,0%	i=6,0%
oznaczenia	Wp23	D16	Wp24	D17	Wp25

rzędna terenu istniejącego	188,37	188,37	188,41	188,82	188,82
rzędna dna rurociągu	188,37	188,05	187,70	187,23	186,85
zagłębienie rurociągu [m]	1,00	1,36	1,68	1,18	1,56
długość [m]	4,50			1,80	
odległość [m]	0,00	4,50		0,00	1,80
materiał/średnica/ spadek [l/mm/%]	PP 200	PP 200	PP 200	PP 200	PP 200
	i=3,0%	i=3,0%	i=3,0%	i=6,0%	i=6,0%
oznaczenia	Wp24	D17	Wp25	D17	Wp26

rzędna terenu istniejącego	188,37	188,37	188,41	188,82	188,82
rzędna dna rurociągu	188,37	188,05	187,70	187,23	186,85
zagłębienie rurociągu [m]	1,00	1,36	1,68	1,18	1,56
długość [m]	1,80			4,20	
odległość [m]	0,00	1,80		0,00	4,20
materiał/średnica/ spadek [l/mm/%]	PP 200	PP 200	PP 200	PP 200	PP 200
	i=6,0%	i=6,0%	i=6,0%	i=6,0%	i=6,0%
oznaczenia	Wp26	D18	Wp27	D18	Wp28

rzędna terenu istniejącego	188,82	188,82	188,02	187,02	186,92
rzędna dna rurociągu	188,82	188,05	187,70	187,23	186,85
zagłębienie rurociągu [m]	1,00	1,36	1,68	1,18	1,56
długość [m]	6,80			2,70	
odległość [m]	0,00	6,80		0,00	2,70
materiał/średnica/ spadek [l/mm/%]	PP 200	PP 200	PP 200	PP 200	PP 200
	i=6,0%	i=6,0%	i=6,0%	i=6,0%	i=6,0%
oznaczenia	Wp28	D19	Wp29	D19	Wp29

D16 - proj. studnia kanalizacyjna betonowa DN 1000, wąż typu ciężkiego D400

D17 - D19 - proj. studnia kanalizacyjna betonowa DN 1200, wąż typu ciężkiego D400

D15 - proj. studnia kanalizacyjna betonowa DN 1000 z kaskadą, wąż typu ciężkiego D400

Wp21 - Wp29 - proj. wpust deszczowy uliczny z osadnikiem DN 500, żeliwny 420x620 D400

Rury kanalizacyjne: PP dwuścienne strukturalne SN10

W miejscach kolizji prace prowadzić ręcznie. W przypadku kolizji rzędnych projektowanych urządzeń z istniejącym uzbrojeniem terenu, w celu korekty rzędnych, należy powiadomić projektanta.

1. Wszystkie prace muszą być wykonywane zgodnie z zasadami sztuki budowlanej z zachowaniem szczególnej ostrożności i pod stałym nadzorem osób uprawnionych.
2. Wszystkie zastosowane materiały, rozwiązania techniczne i urządzenia muszą odpowiadać normom bezpieczeństwa p.poż., BHP, posiadać odpowiednie atesty
3. Wszelkie roboty budowlano- montażowe z zastosowaniem rozwiązań systemowych powinny być wykonywane według technologii określonej przez producenta - w razie potrzeby wskazany jest nadzór techniczny ze strony producenta.
4. Opis techniczny i STWIOR stanowi integralną część niniejszego opracowania.
5. Wszystkie prace w obrębie kolizji z istniejącym uzbrojeniem należy prowadzić ręcznie.

INWESTOR: Rozbudowa drogi gminnej nr 105531 L – ul. Skośna w m. Nowy Kępiec, Melgiew		JEDNOSTKA PROJEKTOWA: Przedsiębiorstwo Inżynieryjne MARGIT Pilszczyn 64, 20–258 Lublin		MARGIT	
TEMAT OPRACOWANIA: Budowa kanalizacji deszczowej		Tytuł rysunku: Profil kanalizacji deszczowej		Skala: 1:100/500	
STADIUM: Projekt techniczny		Projektant: mgr inż. Karolina Wlaz–Lipowska nr upr.: LUB/0068/PWBS/18		Branża: sanitarna	
INWESTOR: GMINA MELGIEW ul. Partyzancka 2 21–007 Melgiew		Sprawdzający: mgr inż. Zbigniew Szostak nr upr.: LUB/0183/PWOS/14		Branża: sanitarna	
		Branża: sanitarna		Data: kwiecień 2022	
		Nr rysunku: 15			