
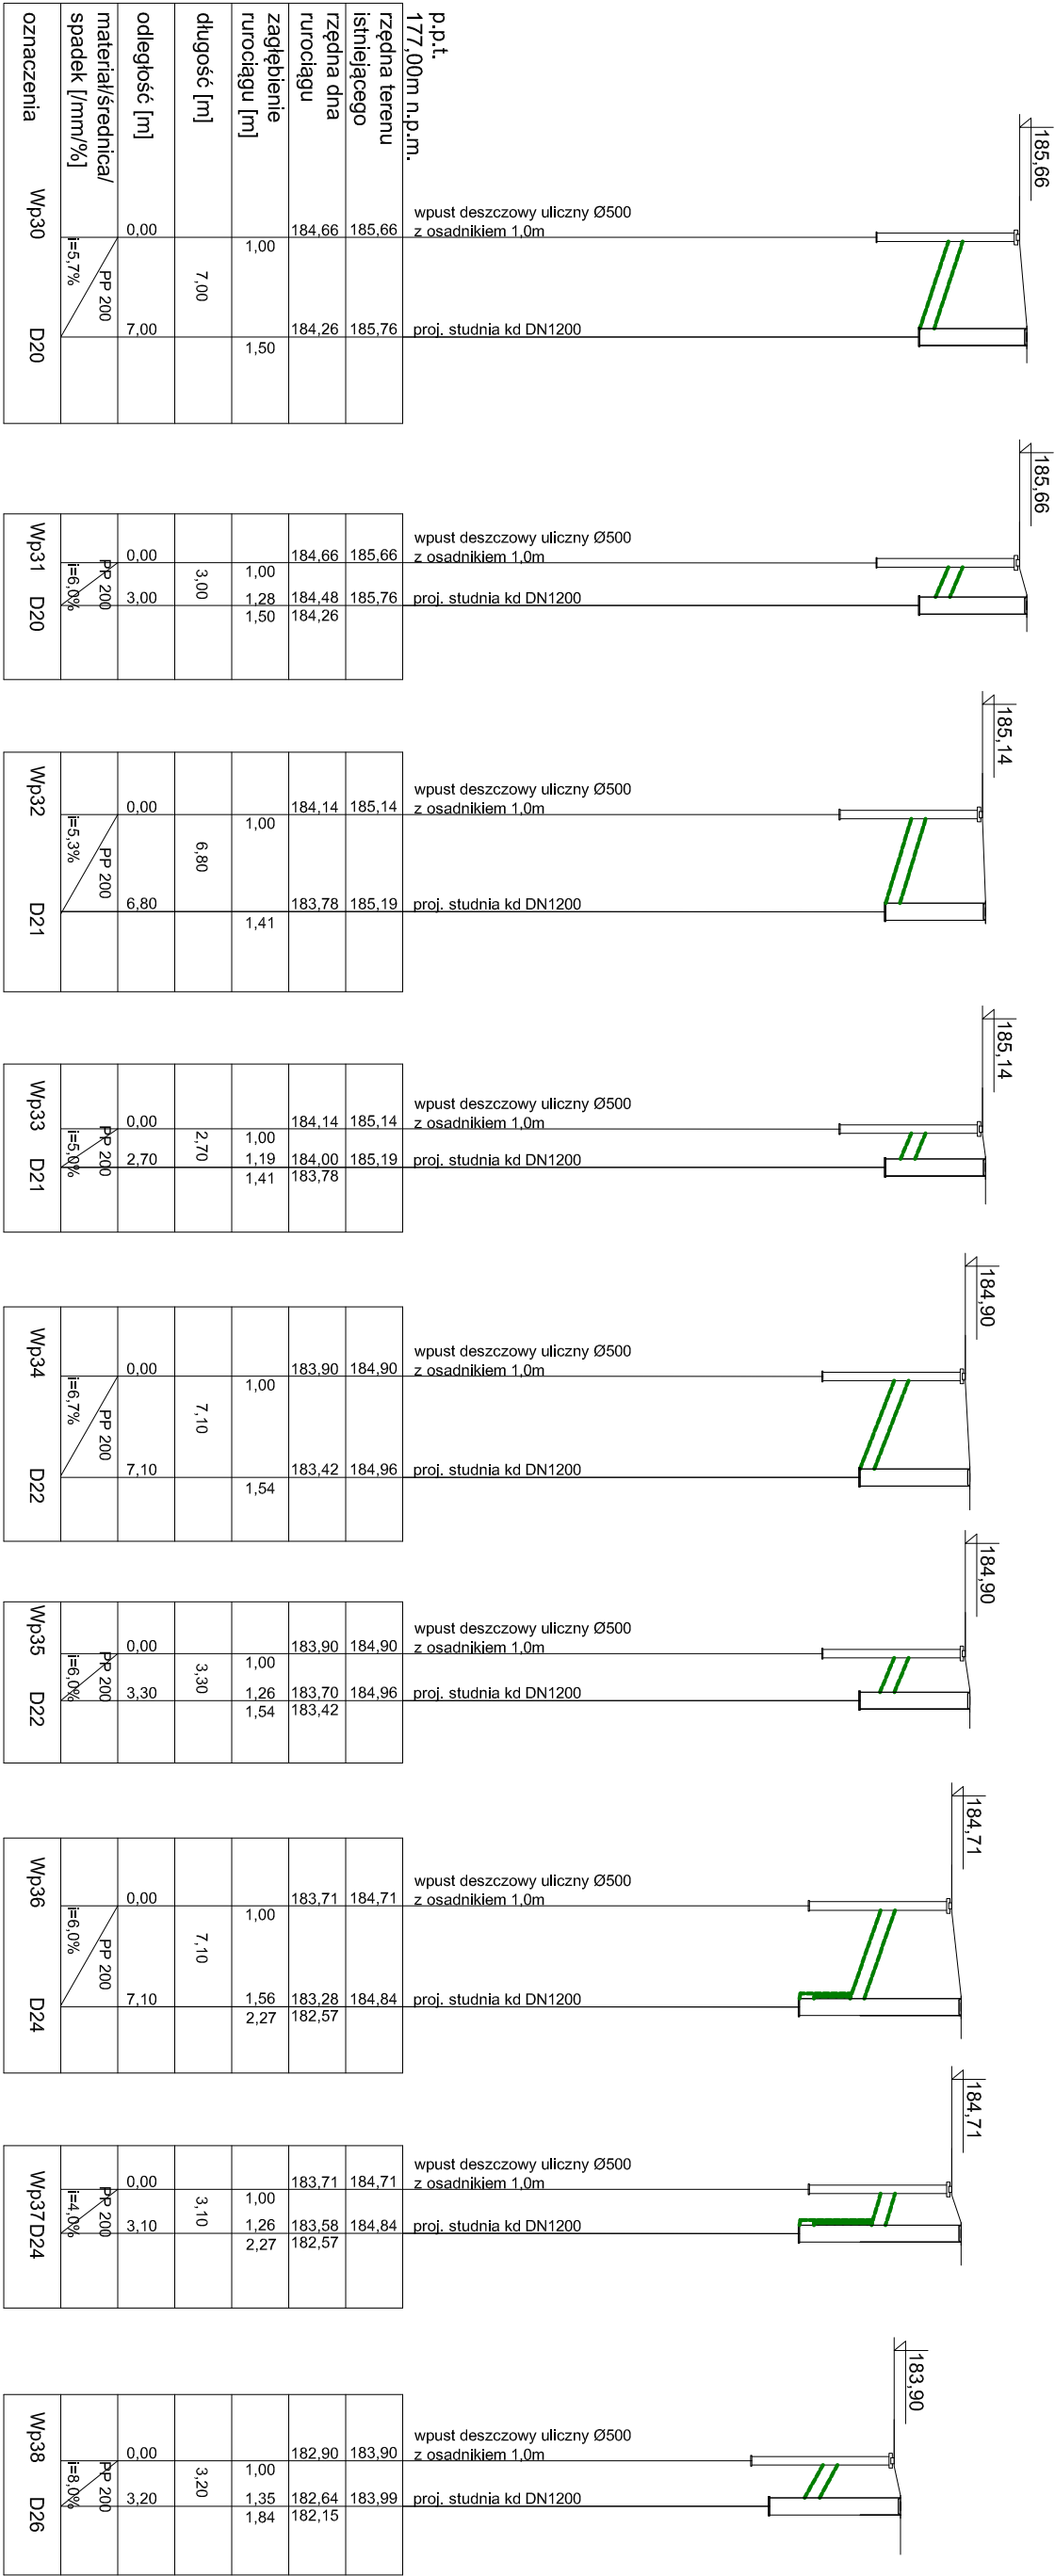


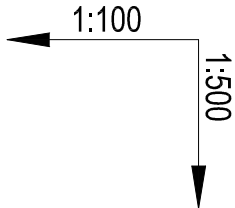

D20 - D22, D26 - proj. studnia kanalizacyjna betonowa DN 1200, wiaz typu ciężkiego D400

D24 - proj. studnia kanalizacyjna betonowa DN 1200 z kaskadą, wiaz typu ciężkiego D400

Wp30 - Wp38 - proj. wpust deszczowy uliczny z osadnikiem DN 500, żeliwny 420x620 D400

Rury kanalizacyjne: PP dwuścienne strukturalne SN10

W miejscach kolizji prace prowadzić ręcznie. W przypadku kolizji rzędnych projektowanych urządzeń z istniejącym uzbrojeniem terenu, w celu korekty rzędnych, należy powiadomić projektanta.

1. Wszystkie prace muszą być wykonywane zgodnie z zasadami sztuki budowlanej z zachowaniem szczególnej ostrożności i pod stałym nadzorem osób uprawnionych.
2. Wszystkie zastosowane materiały, rozwiązania techniczne i urządzenia muszą odpowiadać normom bezpieczeństwa p.poż., BHP, posiadać odpowiednie atesty
3. Wszelkie roboty budowlano- montażowe z zastosowaniem rozwiązań systemowych powinny być wykonywane według technologii określonej przez producenta - w razie potrzeby wskazany jest nadzór techniczny ze strony producenta.
4. Opis techniczny i STWIOR stanowi integralną część niniejszego opracowania.
5. Wszystkie prace w obrębie kolizji z istniejącym uzbrojeniem należy prowadzić ręcznie.

INWESTYCJA: Rozbudowa drogi gminnej nr 105531 L – ul. Skośna w m. Nowy Kępiec, Melgiew		JEDNOSTKA PROJEKTOWA: Przedsiębiorstwo Inżynieryjne MARGIT Pilszczyn 64, 20–258 Lublin		MARGIT	
TEMAT OPRACOWANIA: Budowa kanalizacji deszczowej		TYTUŁ RYSUNKU: Profil kanalizacji deszczowej		Skala: 1:100/500	
STADIUM: Projekt techniczny		Projektant: mgr inż. Karolina Wiaz–Lipowska nr upr.: LUB/0068/PWBS/18		Branża: sanitarna	
INWESTOR: GMINA MELGIEW ul. Partyzancka 2 21–007 Melgiew		Sprawdzący: mgr inż. Zbigniew Szostak nr upr.: LUB/0183/PWOS/14		Branża: sanitarna	
		Branża: sanitarna		Podpis: Data: kwiecień 2022	
				Nr Rysunku: 16	