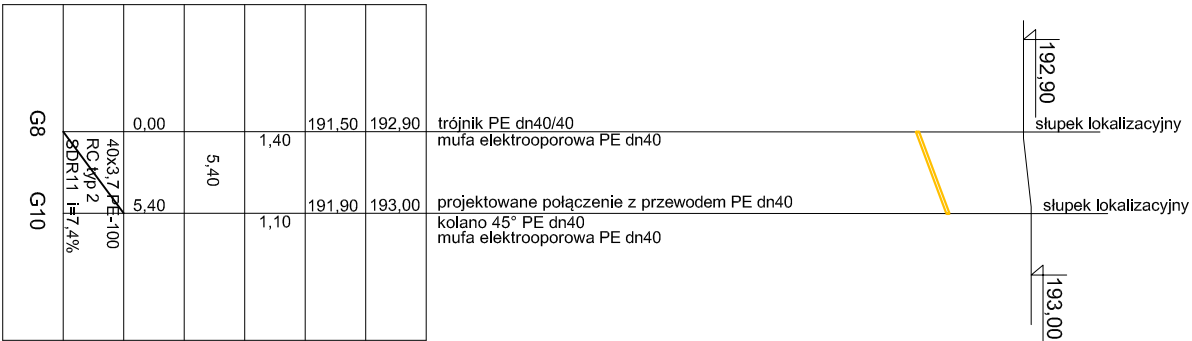
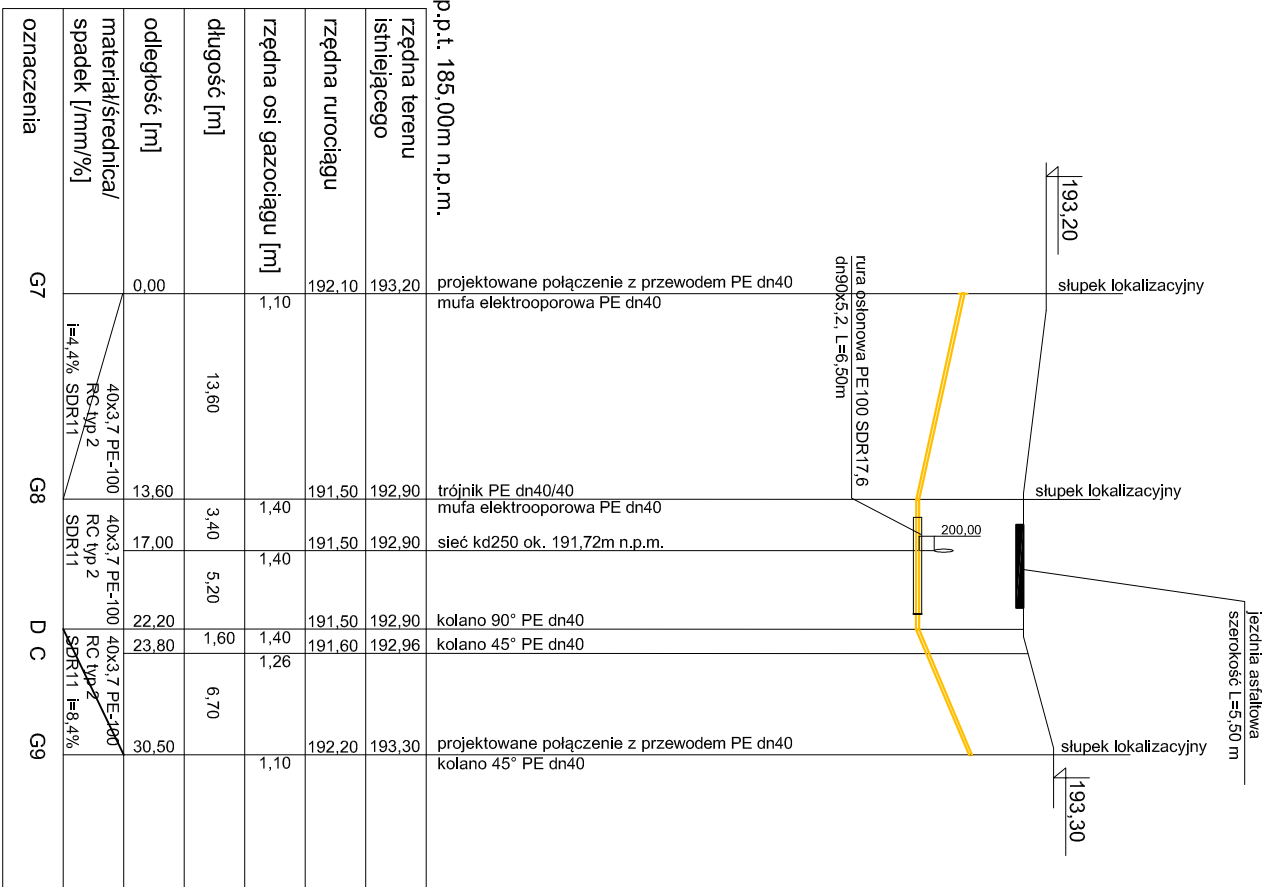


[illegible][illegible]

1. Wszyskie prace muszą być wykonywane zgodnie z zasadami sztuki budowlanej i zachowaniem szczególnej ostrożności i pod stałym nadzorem osób uprawnionych.
2. Wszyskie zastosowane materiały, rozwiązania techniczne i urządzenia muszą odpowiadać normom bezpieczeństwa p.poż., BHP, posiadać odpowiednie atesty
3. Wszelkie roboty budowlano- montażowe z zastosowaniem systemowych powinny być wykonywane według technologii określonej przez producenta - w razie potrzeby wskazany jest nadzór techniczny ze strony producenta.
4. Opis techniczny i STWiOR stanowi integralną część niniejszego opracowania.
5. Wszyskie prace w odrębne kolizji z istniejącym uzbrojeniem należy prowadzić ręcznie

INWESTOR:	GMINA MEGIEW ul. Partyzancka 2 21-007 Megiew					
JEDNOSTKA PROJEKTOWA:	Przedsiębiorstwo Inżynierii MARGIT Piłszczyn 64 20-258 Lublin					
Tytuł rysunku:	Profil sieci gazowej – kolizja 3 G7-G8-G9, G8-G10					
INWENTYKLACJA:	Rozbudowa drogi gminnej nr 105531L – ul. Skosna w m. Nowy Krępiec, gm. Megiew	Projektant: mgr inż. Karolina Wlaz-Lipowska nr upr.: LUB/0068/PWBS/18	Branża: sanitarna	Podpis:	Skala: 1:100/500	Data: styczeń 2022
TEMAT OPRACOWANIA:	Przebudowa gazociągu		Branża: sanitarna	Podpis:	Branża: sanitarna	Nr rysunku: 2.3
STADIUM:	PROJEKT ARCHITEKTONICZNO – BUDOWLANY					