
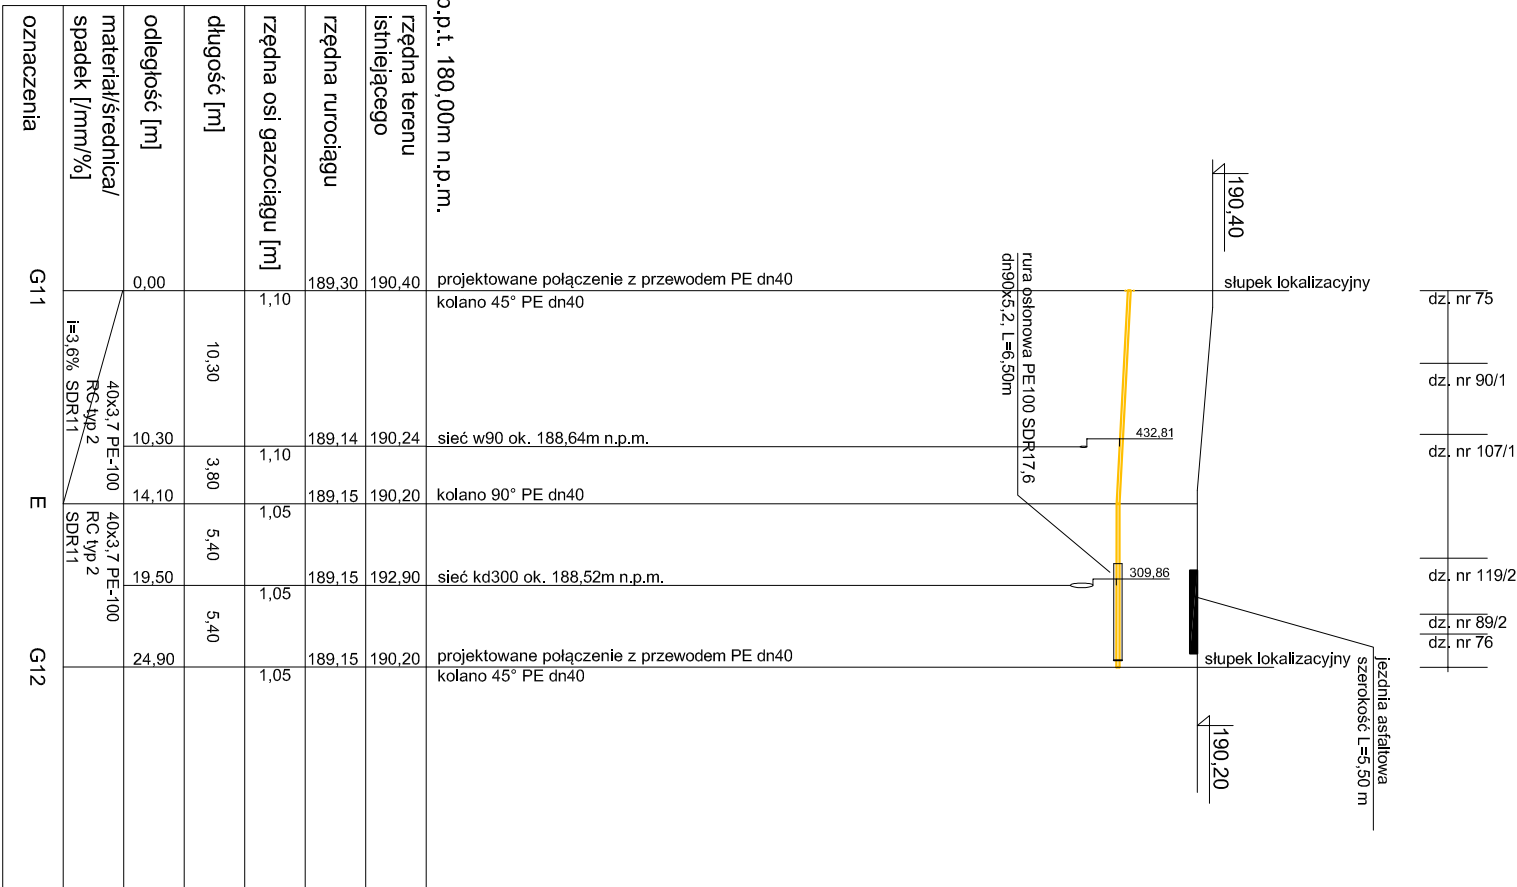


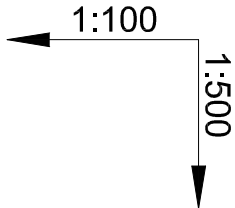

1. Wszystkie prace muszą być wykonywane zgodnie z zasadami sztuki budowlanej z zachowaniem szczególnej ostrożności i pod stałym nadzorem osób uprawnionych.
2. Wszystkie zastosowane materiały, rozwiązania techniczne i urządzenia muszą odpowiadać normom bezpieczeństwa p.poż., BHP, posiadać odpowiednie atesty
3. Wszelkie roboty budowlano- montażowe z zastosowaniem rozwiązań systemowych powinny być wykonywane według technologii określonej przez producenta - w razie potrzeby wskazany jest nadzór techniczny ze strony producenta.
4. Opis techniczny i STWOR stanowi integralną część niniejszego opracowania.
5. Wszystkie prace w obrębie kolizji z istniejącym uzbrojeniem należy prowadzić ręcznie.

INWESTOR: GMINA MŁGIEW ul. Partyzancka 2 21-007 Młgiew	JEDNOSTKA PROJEKTOWA: Przedsiębiorstwo Inżynieryjne MARGIT Piłszczyn 64 20-258 Lublin	Profil sieci gazowej – kolizja 4 G11–G12	Skala: 1:100/500
INWESTYCA: Rozbudowa drogi gminnej nr 105531L – ul. Skośna w m. Nowy Krępiec, gm. Młgiew	Tytuł rysunku: Projektant: mgr inż. Karolina Wlaz-Lipowska nr upr.: LUB/0068/PWBS/18		
TEMAT OPRACOWANIA: Przebudowa gazociągu	Projektant: mgr inż. Karolina Wlaz-Lipowska nr upr.: LUB/0068/PWBS/18		
STADIUM: PROJEKT ARCHITEKTONICZNO – BUDOWLANY	Sprowadzający: mgr inż. Zbigniew Szostak nr upr. LUB/0183/PWOS/14	Branża: sanitarna	Podpis: Branża: sanitarna
			Nr rysunku: 2.4